


LOKALIZACJA
ZAKRESU OPRACOWANIA

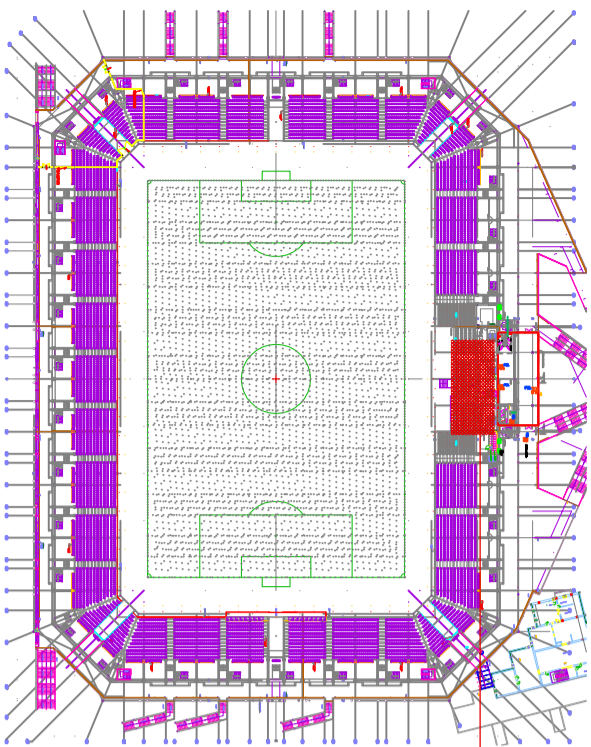

TEMAT: ROZBUDOWA STREFY VIP, STADION PIŁKARSKI przy ul.Ściegiennego w KIELCACH			
FAZA: PROJEKT WYKONAWCZY			
BRANŻA: INSTALACJE ELEKTRYCZNE			
RYSUNEK: INSTALACJA OKABLOWANIA STRUKTURALNEGO			
PROJEKTANT: mgr inż. Krzysztof Gil		FIRMA: ATJ ARCHITEKCI	
SPRAWDZAJĄCY: inż. Witold Wojciechowski		ul. Lubińska 14A, 03-977 Warszawa	
upr. nr SWK/0104/000E/08		tel. / fax +48 22 671 26 00	
upr. nr KI - 598/94		numer rysunku E-3	
ddto 23.02.2016		skala 1:100	

WSTĘPNE PRAWA ZASTRZEŻENIE