

Kotłownia wodna gazowa 497 kW  
Kryta Pływalnia FOKA  
Kielce, ul. Barwinek 31

PROJEKT ZAGOSPODAROWANIA TERENU  
SKALA 1:500

Województwo: Świętokrzyskie  
Powiat: m. Kielce  
Gmina: Miasto Kielce  
Miasto: Kielce  
ulica: Wrzosowa  
obręb: 0024  
MAPA DO CELÓW PROJEKTOWYCH  
skala 1:500

- Mapę wykonano
1. w układzie współrzędnych płaskich prostokątnych "2000/7"
  2. w układzie wysokościowym Kronsztradt 1960

Mapa numeryczna powstała w wyniku wektoryzacji rastra mapy zasadniczej Miasta Kielce i pomiaru uzupełniającego na gruncie. Granice nieruchomości (działek) przyjęto na podstawie operatu ewidencji gruntów i budynków. Dla działek w zakresie opracowania nie przeprowadzono badania Ksiąg Własczytych


Wykonawca:  
Usługi Geodezyjne i Projektowe  
25-125 Kielce ul. Petyhorska 9  
Tel. 606-693-965  
NIP 657-153-52-52  
mgr inż. Krzysztof Pobocha  
geodeta uprawniony  
numer uprawnień: 11750


- OZNACZENIA:
- istn. budynek administracyjno-biurowy
  - proj. kotłownia gazowa K
  - emitor spalin  $\varnothing 180$  mm, H=6,57 m npt.,
  - punkt redukcyjno-pomiarowy gazu ziemnego (wg odrębnego opracowania)
  - granice zagospodarowania

PREZYDENT MIASTA KIELCE  
Grodzki Ośrodek Dokumentacji  
Geodezyjnej i Kartograficznej  
W obszarze oznaczonym linia czarną, dokonywano aktualizacji treści mapy zasadniczej, Dokumenty z pomiaru uzupełniającego przyjęto do zasobu grodzkiego w dniu 15.05.2013r.

Niniejsza mapa może służyć do celów projektowych. Projektowane obiekty budowlane wymagające pozwolenia na budowę podlegają wyliczeniu i inwentaryzacji powiększonej przez jednostki uprawnione do wykonywania inwentaryzacji mapy. Zapisy w tym zakresie znajdują się w załączniku nr 1 do projektu.

Kielce, 15.05.2013

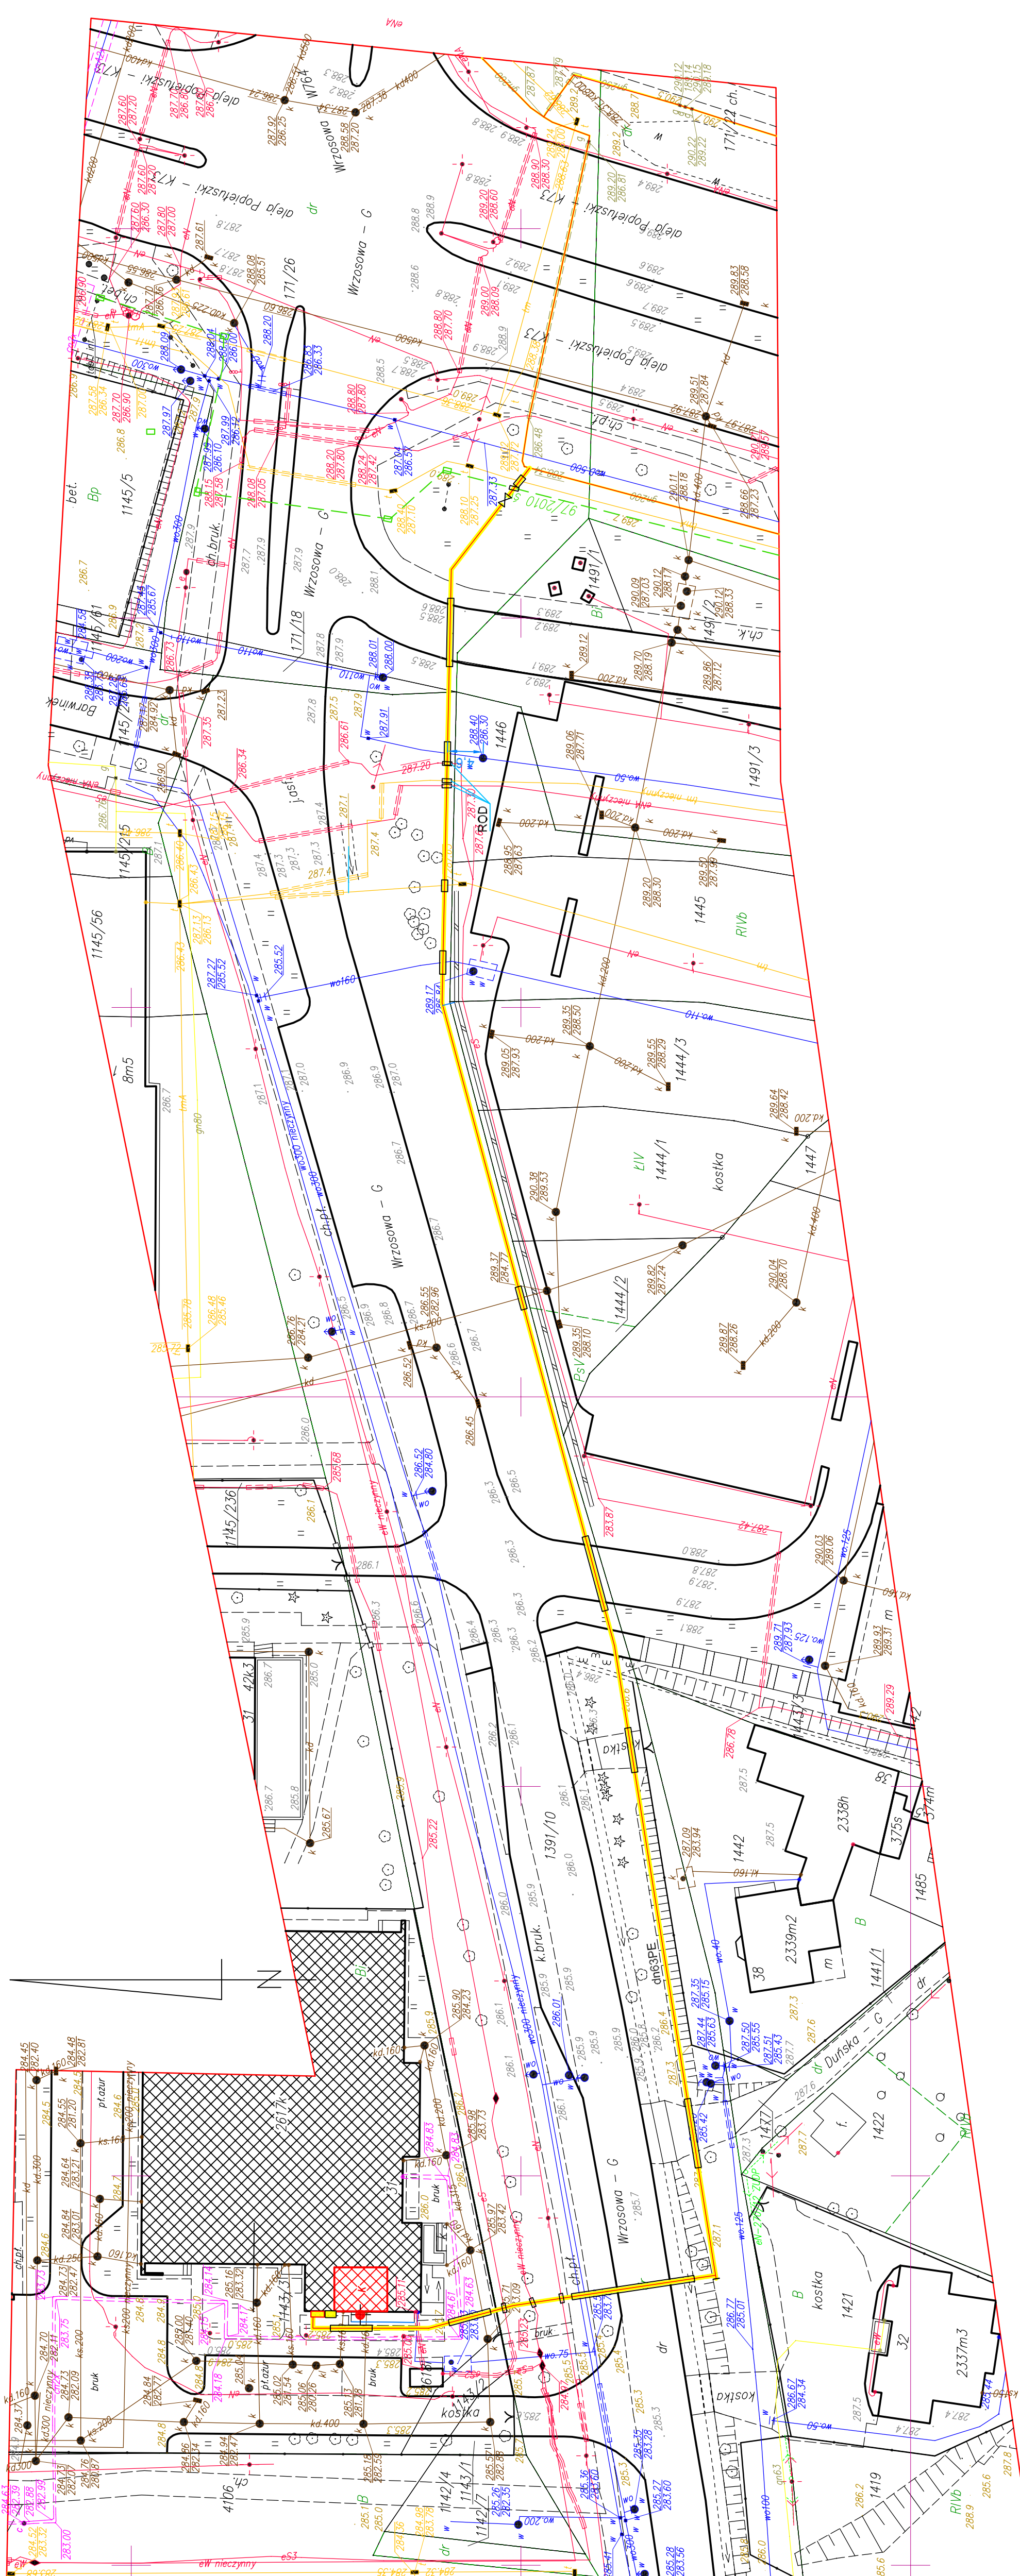

|   |   |
|---|---|
|  P.W. HOLDING Sp. z o.o. 25-705 Kielce, ul. Krakowska 188<br>Tel. 41 368-50-60, Fax 41 368-42-52, holding@holding.pl |   |
| Projektował:  | mgr inż. Adolf Przygodski                     |
| Opracował:  | mgr inż. Marek Szczepaniak                    |
| Opracował:  | inż. Jakub Ciura                              |
| Sprawił:  | Kotłownia wodna gazowa 497 kW                 |
| Obiekt:   | Kryta Pływalnia FOKA, Kielce, ul. Barwinek 31 |
| Nazwa rysunku:  | Projekt zagospodarowania terenu               |
| Nr rysunku:   | IS-01   |