


nawiewnik ścienny Ø110 z grzałką elektryczną wydajność
max. 150 m³/h ze stabilizatorem przepływu model NOGS

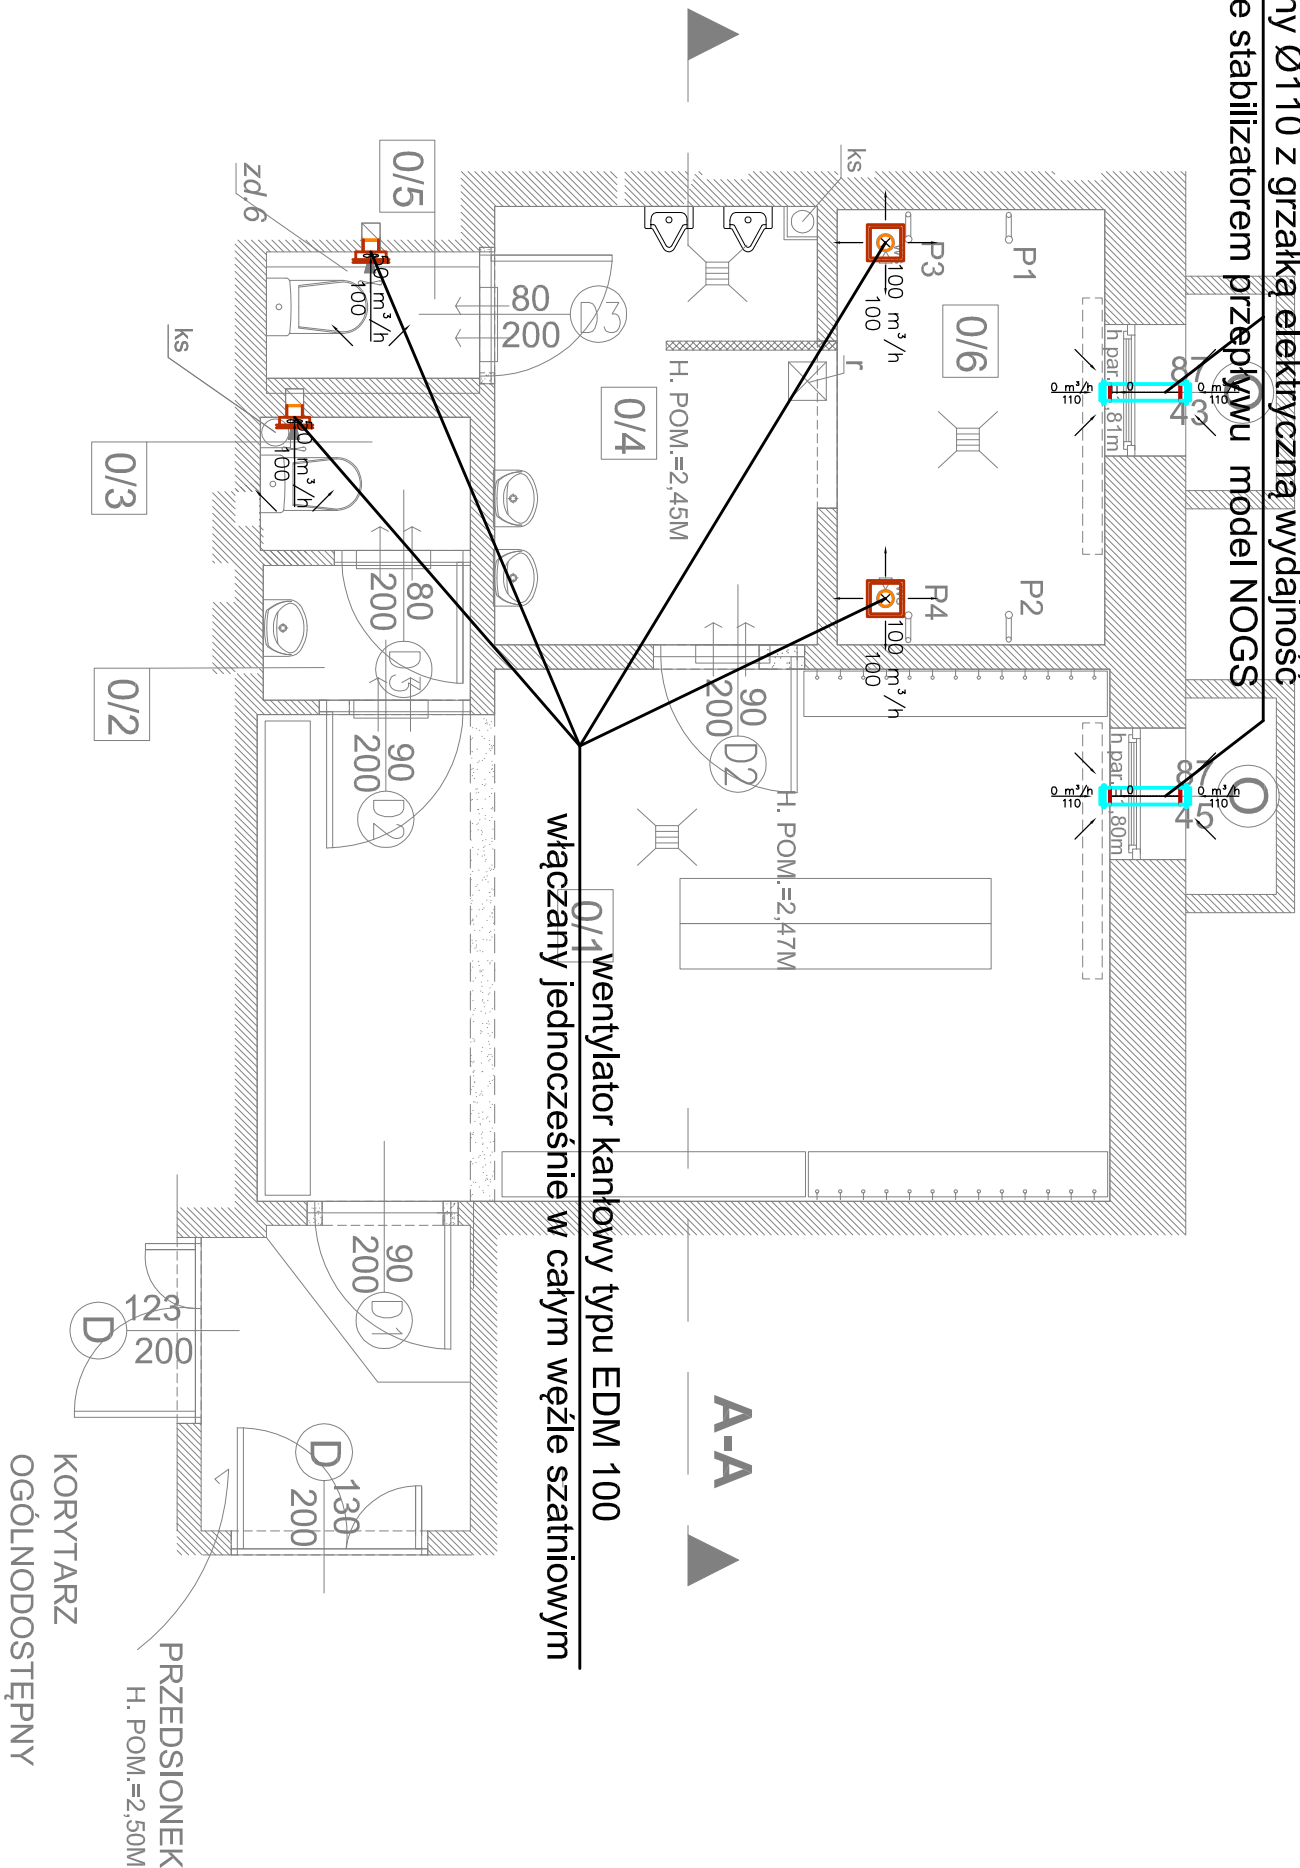

JEDNOSTKA PROJEKTOWA		BRANŻA		INSTALACJE SANITARNE	
ARCHITEKTONICZNA PRACOWNIA PROJEKTOWA arch. Zbigniew Grzędziela ul. Górna 19A/2 25-212 Kielce tel.502 647 533 e-mail: rfs@wp.pl		PROJEKTOWAŁ: MGR INŻ. PAWEŁ ŚMIECH NR UPR. KL-56/02		PODPIS	
TYTUŁ PROJEKTU PRZEBUDOWA SZATNI NR 4 WRAZ Z MODERNIZACJĄ SYSTEMÓW CHŁODZENIA ROZDZIAŁ INI ELEKTRYCZNYCH W ZESPOLE OBIEKTÓW SPORTOWYCH PRZY UL. ŚCIEGIENNEGO 8 W KIELCACH.		NAZWA RYSUNKU RZUT POZIOMY FRAGMENTU PIWNIC INSTALACJA WENTYLACJI		SKALA 1:50	
INWESTOR MOSIR W KIELCACH		ADRES OBIEKTU HALA SPORTOWA PRZY UL. ŚCIEGIENNEGO 8 W KIELCACH		DATA 05.2016	