

ZESTAWIENIE POMIESZCZEŃ		
0/1	19,38m <sup>2</sup>	SZATNIA
0/2	1,22m <sup>2</sup>	PRZEDSIONEK WC
0/3	1,22m <sup>2</sup>	WC
0/4	6,33m <sup>2</sup>	UMYWALNIA Z PISUARAMI
0/5	1,17m <sup>2</sup>	WC UMYWALNI
0/6	5,09m <sup>2</sup>	NATRYSKI
RAZEM		34,41m <sup>2</sup>

#### LEGENDA

- ◁w ISTNIEJĄCA WENTYLACJA GRAWITACYJNA
- WS ISTNIEJĄCA WENTYLACJA SUFITOWA
- r REWIZJA DO ZACHOWANIA

ISTNIEJĄCE ŚCIANY DZIAŁOWE DO WYBURZENIA

POSZERZENIE ISTNIEJĄCYCH OTWORÓW DRZWIOWYCH DO SZEROKOŚCI WYMAGANYCH WSPÓŁCZESNYMI PRZEPISAMI TECHNICZNYMI.

PROJEKTOWANE KRATKI ŚCIEKOWE


PROJEKTOWANA ŚCIANKA MUROWANA Z BŁOCZKA GAZOBETONOWEGO GR. 6CM NA WYSOKOŚĆ 120CM

S	PLYTKI GRESOWE ANTYPOŚLIZGOWE 1,0cm WYLEWKA BŁONOWA 5,0cm
---	-----------------------------------------------------------

m	PLYTKI GRESOWE ANTYPOŚLIZGOWE 1,0cm FOLIA PŁYNA WYLEWKA BŁONOWA 5,0cm IZOLACJA PRZECIWMODNA
---	---------------------------------------------------------------------------------------------


PRZEDSIONEK  
H. POM.=2,50M

KORYTARZ  
OGÓLNODOSTĘPNY

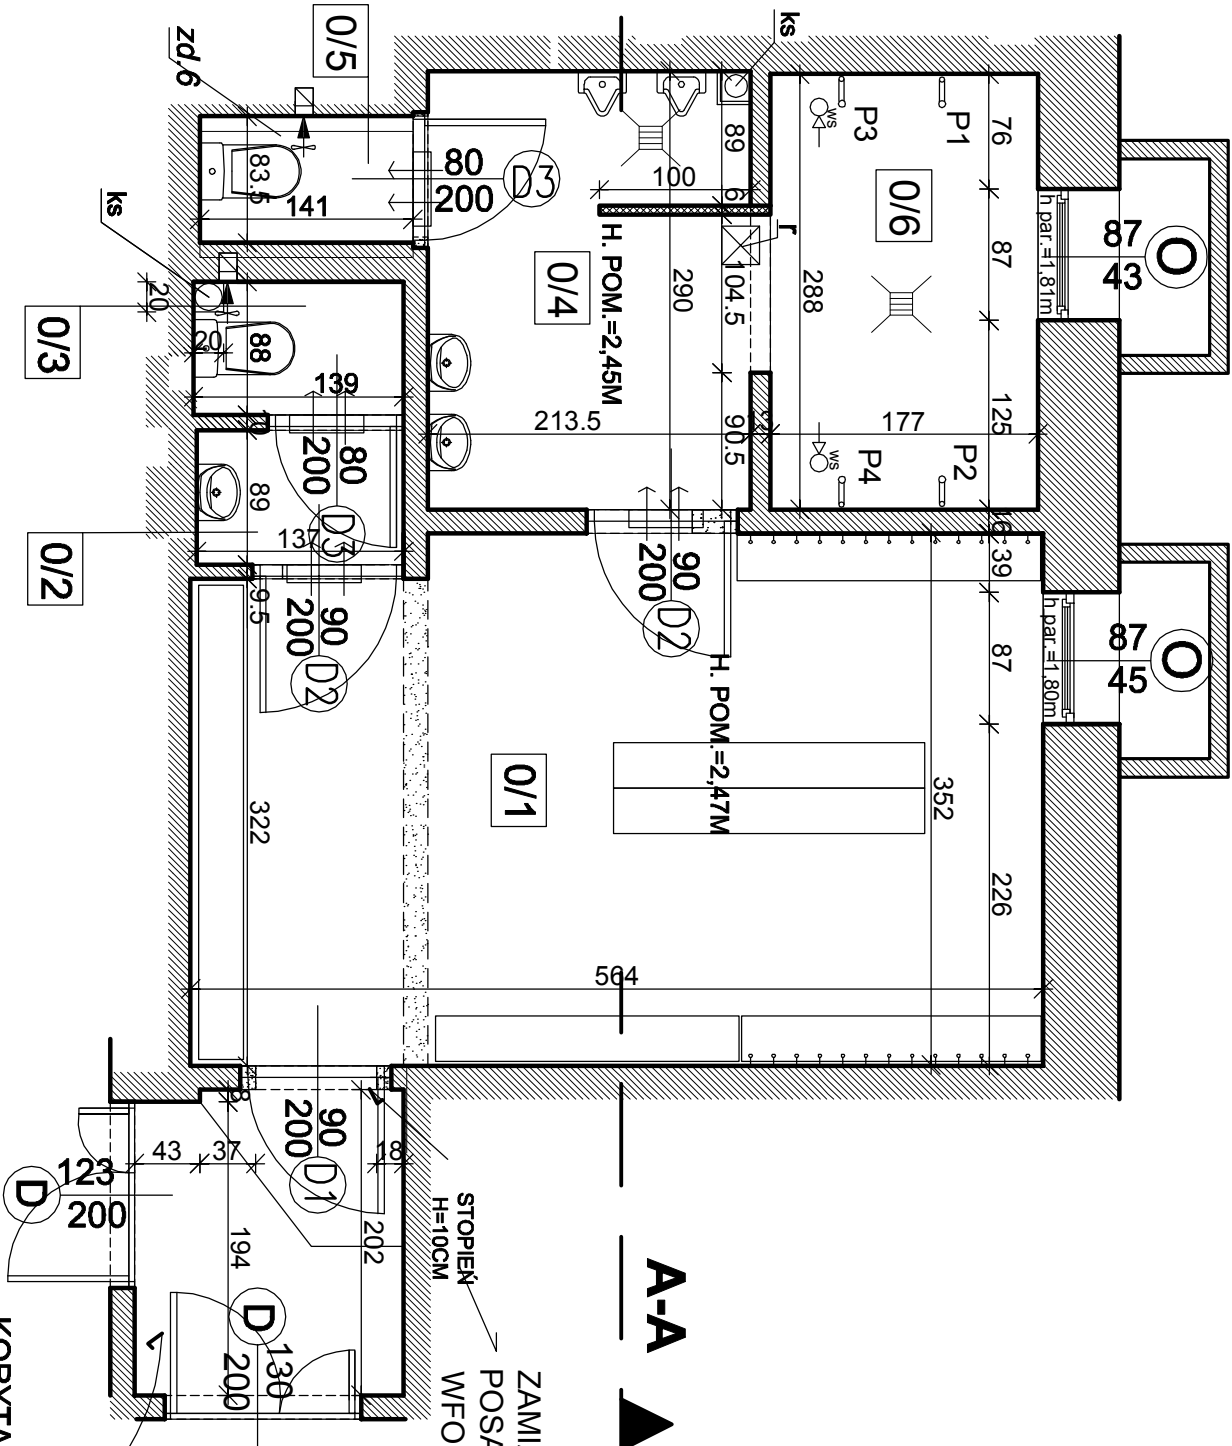

PRZĘKRÓJ A-A

SKALA 1:50

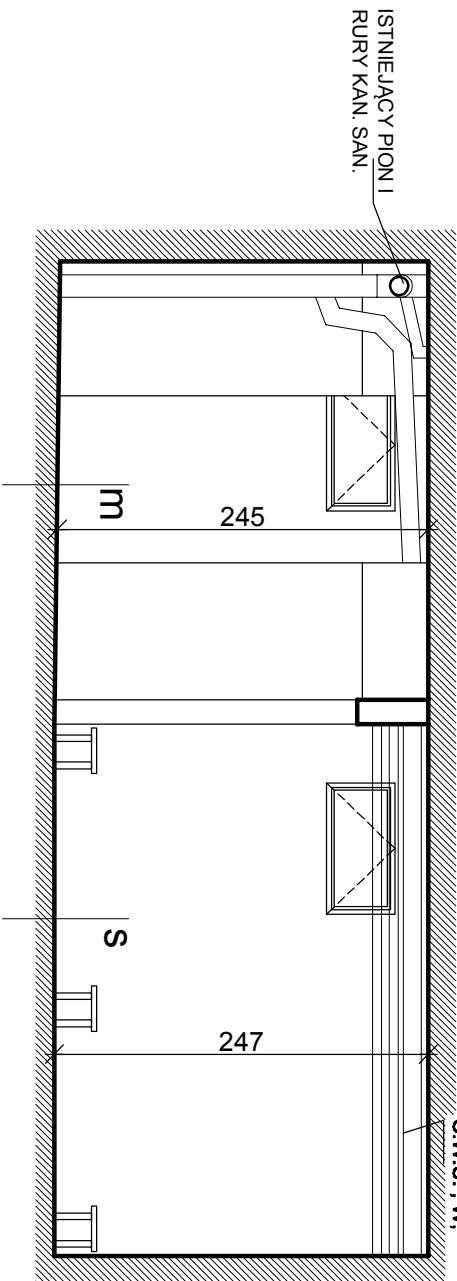

JEDNOSTKA PROJEKTOWA		ARCHITEKTURA	
<b>ARCHITEKTONICZNA PRACOWNIA PROJEKTOWA</b> arch. Zbigniew Grządziel ul. Gama 19A/2 25-212 Kielce tel. 502 847 533 e-mail: rfg@wp.pl		PROJEKTOWAŁ: MGR INŻ. ARCH. ZBIGNIEW GRZĄDZIELA NR UPR. KL-19/77	
TYTUŁ PROJEKTU PRZEBUDOWA SZATNI NR 4 WRAZ Z MODERNIZACJĄ SYSTEMÓW CHŁODZENIA ROZDZIELNI ELEKTRYCZNYCH W ZESPOLE OBIEKTÓW SPORTOWYCH, KIELCE UL. ŚCIEGIENNEGO 8.		FAZA: RZUT I PRZĘKRÓJ. SZATNI NR 4	
INWESTOR GMINA KIELCE - MOSIR, 25-018KIELCE UL. ŻYTNIA		NAZWA RYSUNKU RZUT I PRZĘKRÓJ. SZATNI NR 4	
ADRES OBIEKTU HALA SPORTOWA PRZY UL. ŚCIEGIENNEGO 8 W KIELCACH		SKALA 1:50	
		DATA 05.2016	